



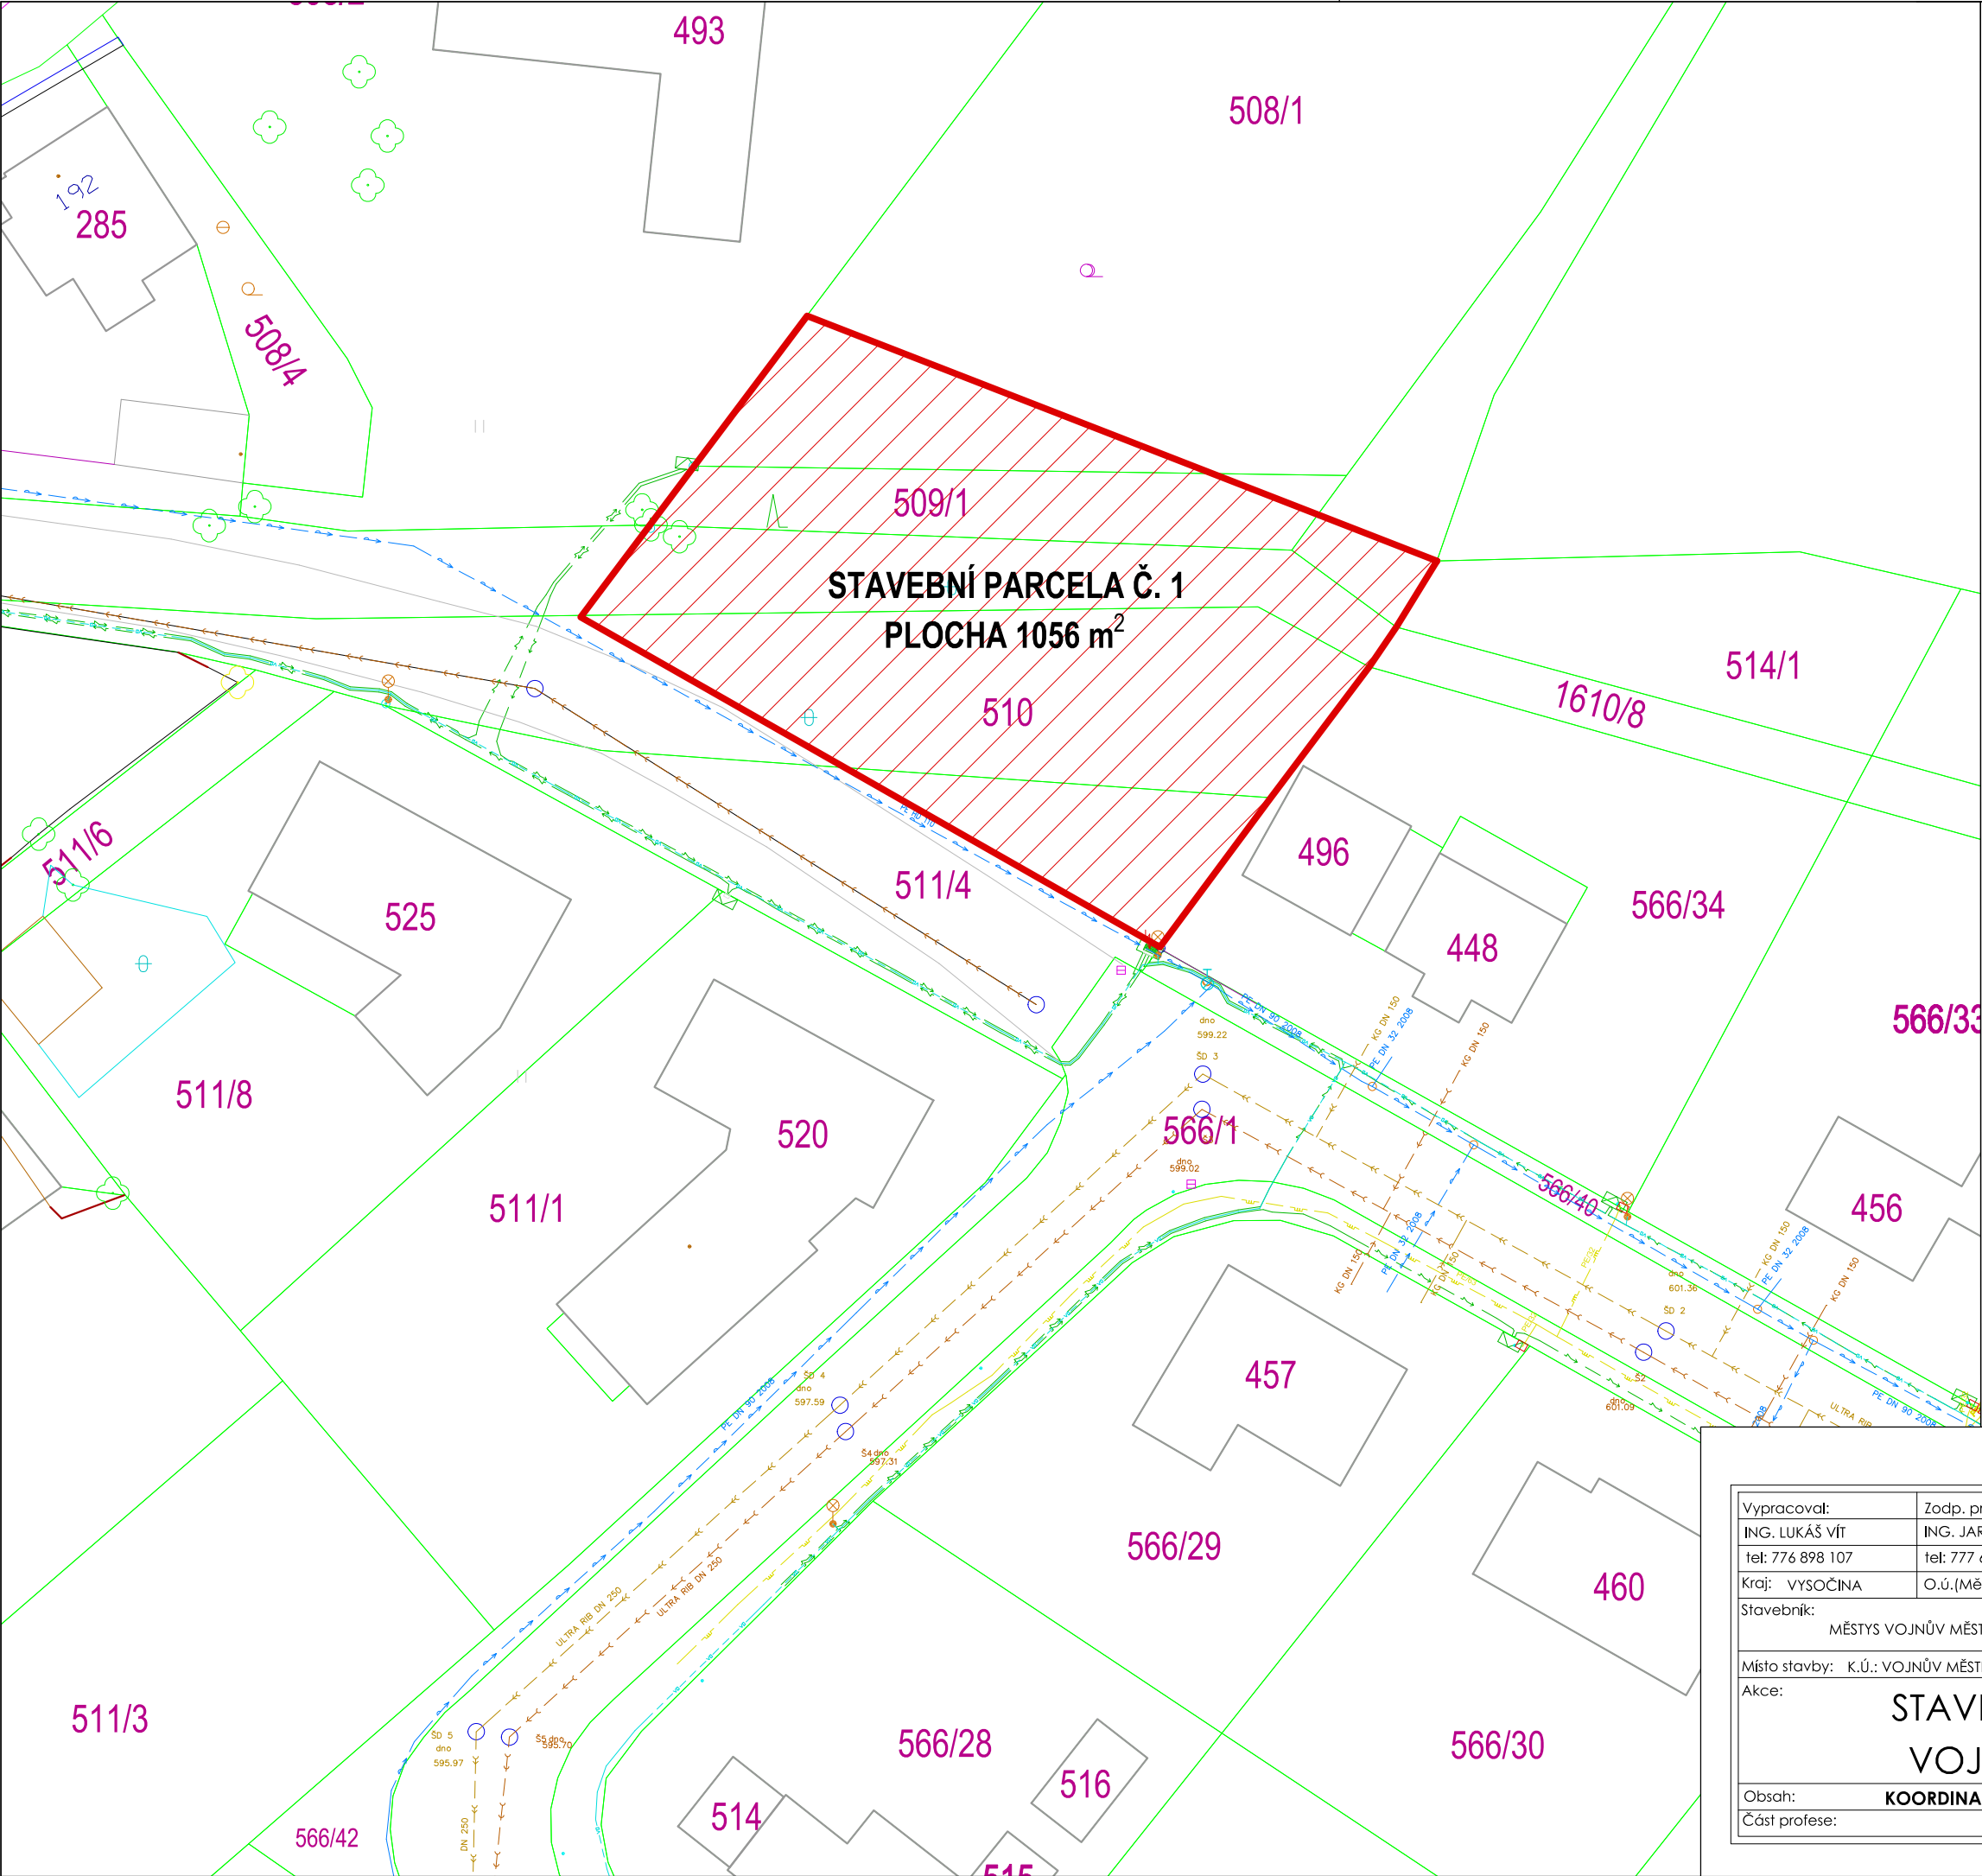

SITUACE 1:400

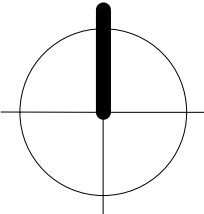

LEGENDA OBJEKTŮ A SÍTÍ

- PARCELA Č. 1 – PLOCHA 1056 m²
- HRANICE PARCEL DLE KN
- KOMUNIKACE

INŽENÝRSKÉ SÍTĚ – STÁVAJÍCÍ HLAVNÍ ŘADY A PŘÍPOJKY

- PODZEMNÍ VEDENÍ NN DO 1kV – EG.D
- VODOVODNÍ ŘAD – VAK VELKÉ DÁŘKO
- SPLAŠKOVÁ KANALIZACE – VAK VELKÉ DÁŘKO
- DEŠŤOVÁ KANALIZACE – VAK VELKÉ DÁŘKO
- PLYNOVODU – GASNET
- VEŘEJNÉ OSVĚTLENÍ – OBEC

Vypracoval:	Zodp. proj.		ING. JAROSLAV ROUŠ Havlíčkovo nám. 152/4 591 01 Žďár nad Sázavou IČO: 41001117 ID schránky: cpmarky www.jrous.cz e-mail: jrous@jrous.cz	
ING. LUKÁŠ VÍT	ING. JAROSLAV ROUŠ			
tel: 776 898 107	tel: 777 660 723			
Kraj: VYSOČINA	O.ú.(Mě.ú.): VOJNŮV MĚSTEC			
Stavebník:	MĚSTYS VOJNŮV MĚSTEC, VOJNŮV MĚSTEC 27, 591 01 ŽĎÁR NAD SÁZAVOU			
Místo stavby: K.Ú.: VOJNŮV MĚSTEC [784605]			Č. zakázky: -	
Akce: STAVEBNÍ PARCELY VOJNŮV MĚSTEC			Datum: 11/2024	
			Stupeň: DSP	Paré č:
			Formát: 2A4	
			Měřítko: 1:400	
			Číslo výkresu: C.3.1	
Obsah: KOORDINAČNÍ SITUACE - PARCELA Č. 1				
Část profese: C. SITUAČNÍ VÝKRESY				