

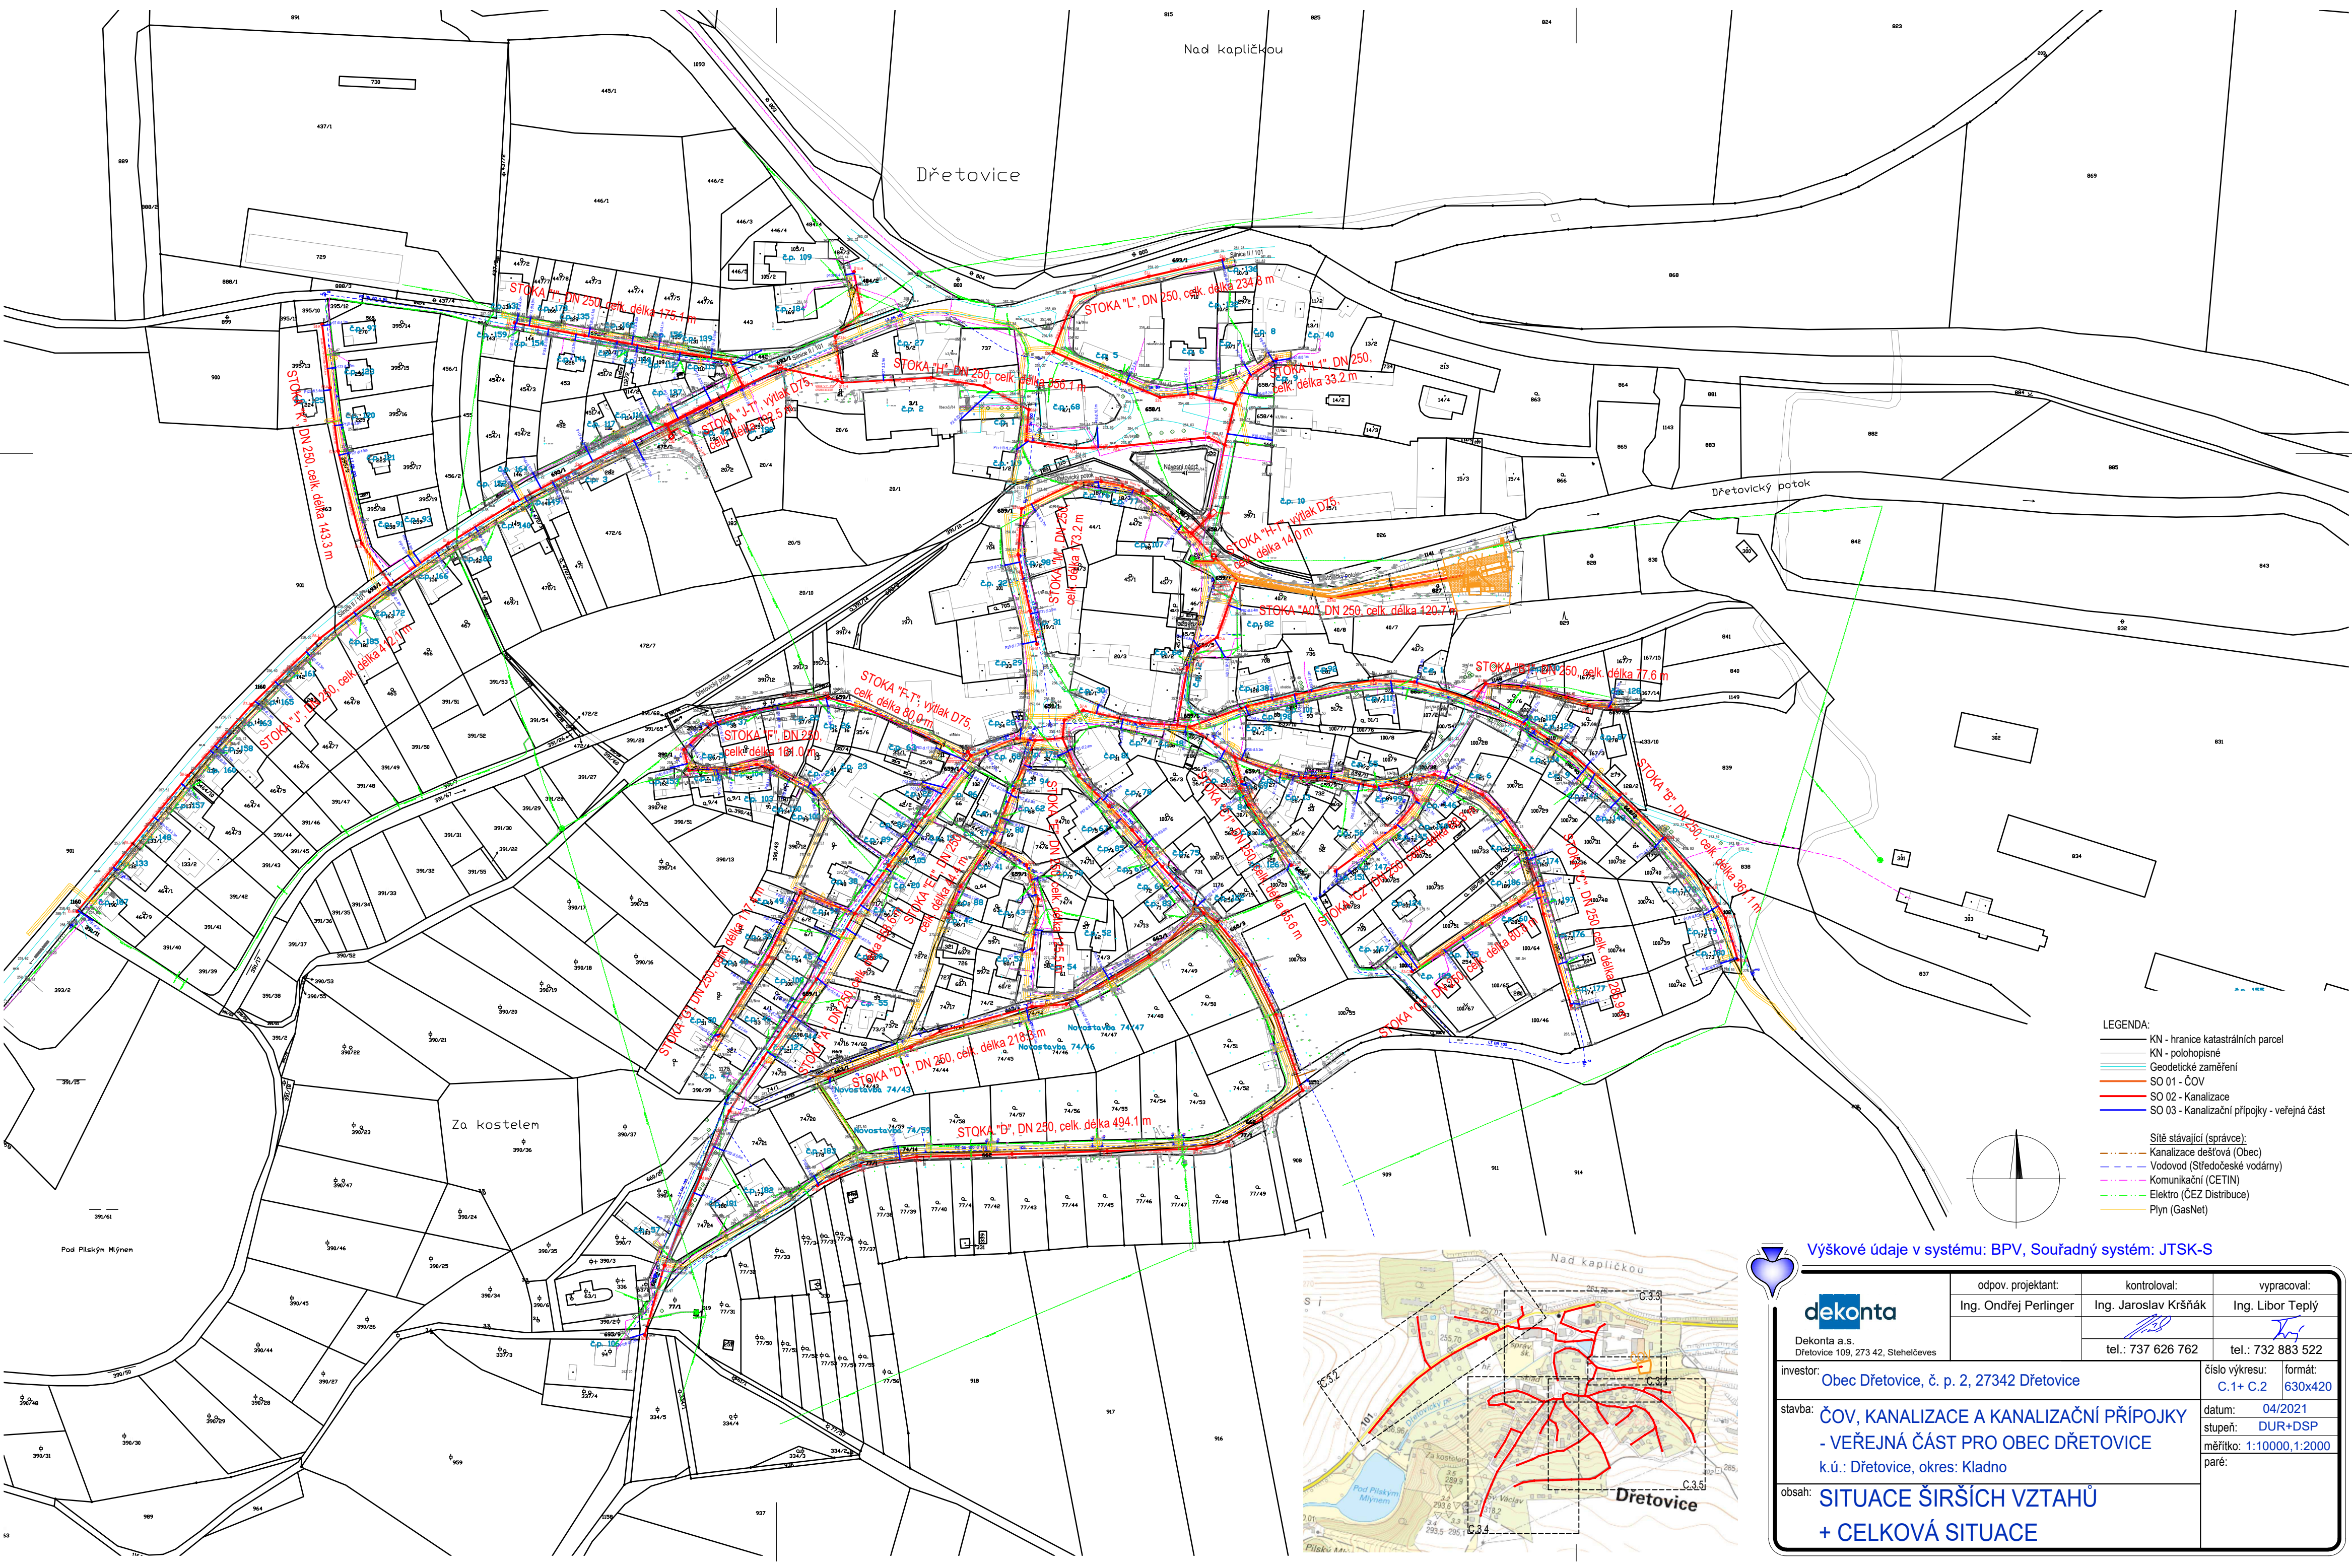


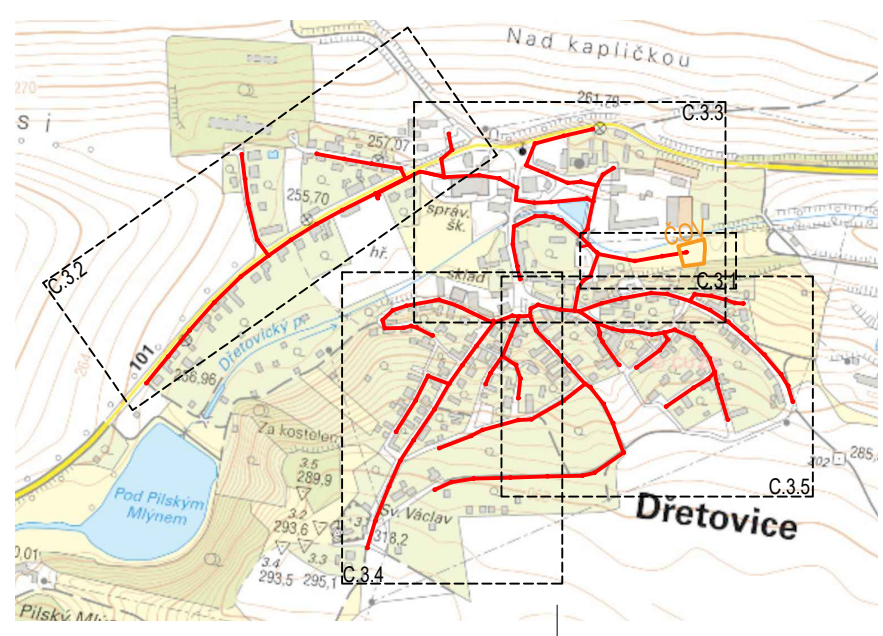

- LEGENDA:
- KN - hranice katastrálních parcel
 - KN - polohopisné
 - Geodetické zaměření
 - SO 01 - ČOV
 - SO 02 - Kanalizace
 - SO 03 - Kanalizační přípojky - veřejná část
- Sítě stávající (správce):
- Kanalizace dešťová (Obec)
 - Vodovod (Středočeské vodárny)
 - Komunikační (ČETIN)
 - Elektro (ČEZ Distribuce)
 - Plyn (GasNet)

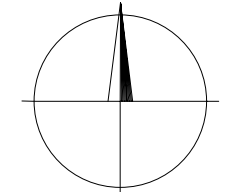

Výškové údaje v systému: BPV, Souřadný systém: JTSK-S

investor: Obec Dřetovice, č. p. 2, 27342 Dřetovice	odpov. projektant: Ing. Ondřej Perlinger	kontroloval: Ing. Jaroslav Kršíňák	vypracoval: Ing. Libor Teplý
	tel.: 737 626 762		tel.: 732 883 522
stavba: ČOV, KANALIZACE A KANALIZAČNÍ PŘÍPOJKY - VEŘEJNÁ ČÁST PRO OBEC DŘETOVICE k.ú.: Dřetovice, okres: Kladno	číslo výkresu: C.1 + C.2		formát: 630x420
	datum: 04/2021		stupeň: DUR+DSP
obsah: SITUACE ŠÍŘŠÍCH VZTAHŮ + CELKOVÁ SITUACE	měřítko: 1:10000, 1:2000		paré: