



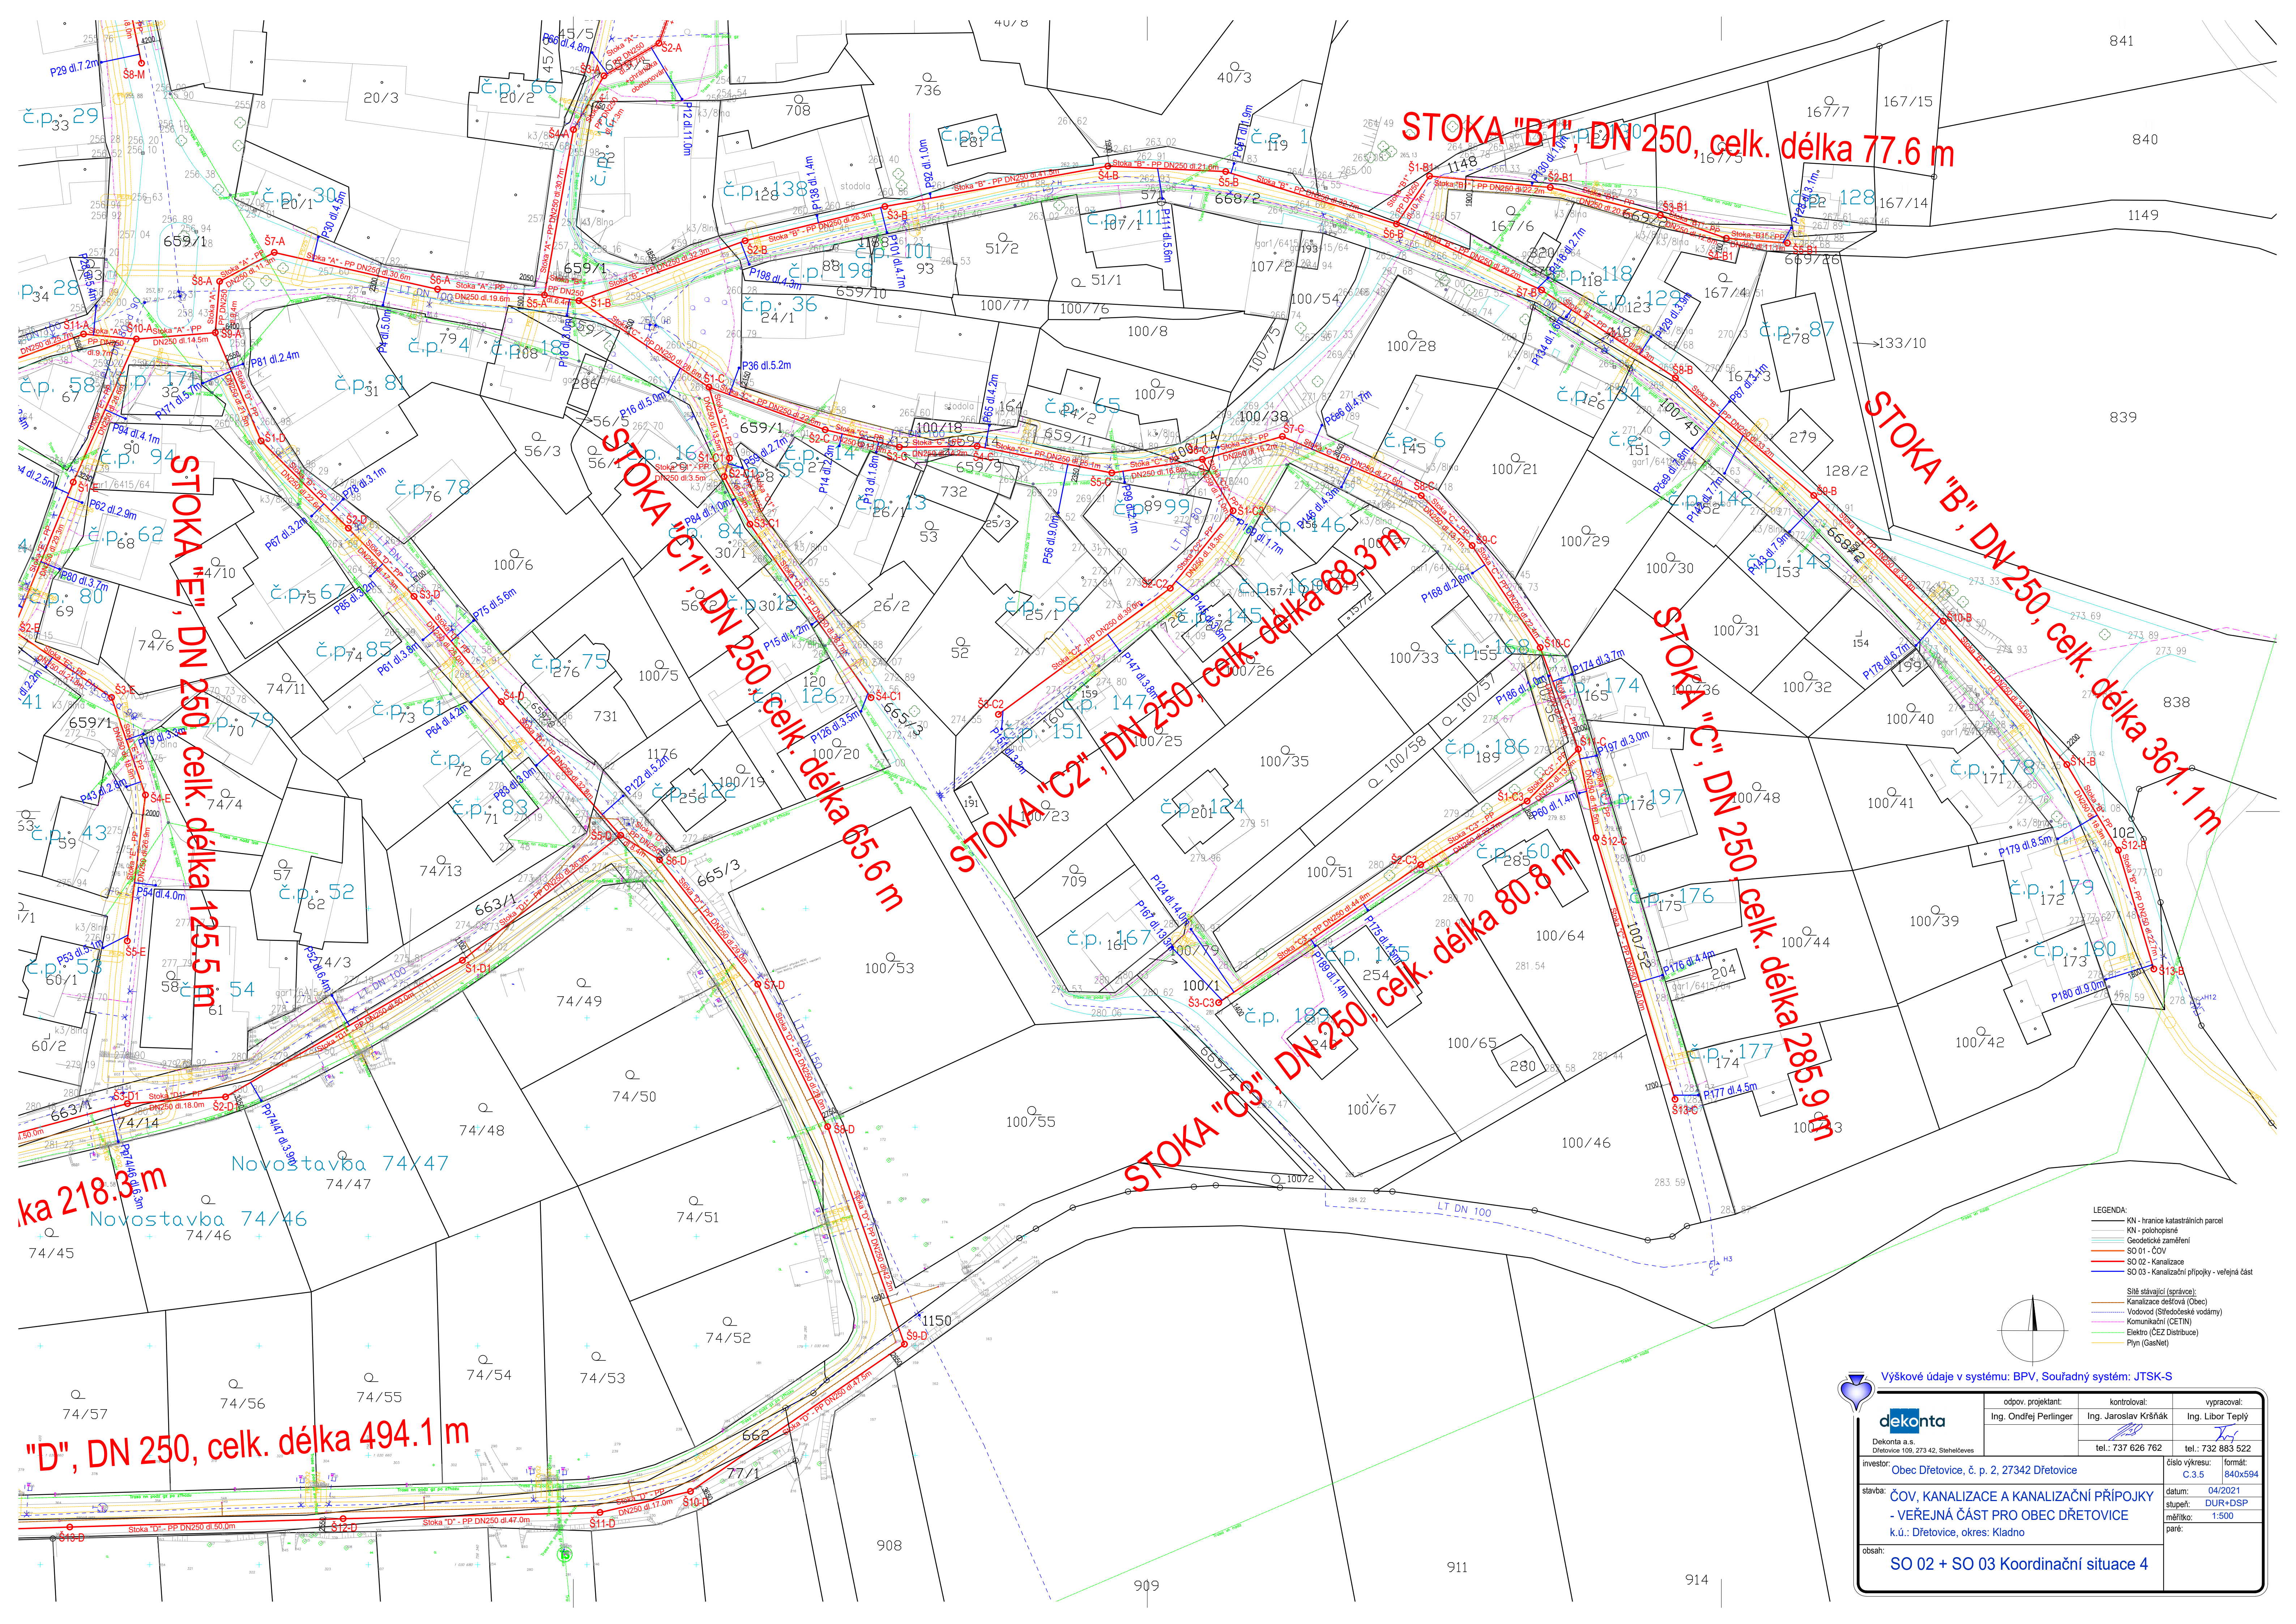

- LEGENDA:
- KN - hranice katastrálních parcel
 - KV - polohopisné
 - Geodetické zaměření
 - SO 01 - ČOV
 - SO 02 - Kanalizace
 - SO 03 - Kanalizační přípojky - veřejná část

- Sítě stávající (správce):
- Kanalizace desťová (Obec)
 - Vodovod (Středočeský vodárenský ústav)
 - Komunikační (CETIN)
 - Elektro (ČEZ Distribuce)
 - Plyn (GasNet)

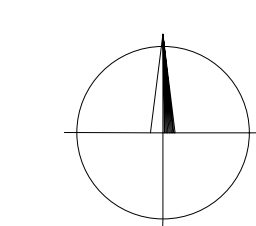

Výškové údaje v systému: BPV, Souřadný systém: JTSK-S			
 Dekonta a.s. Dřetovice 109, 273 42, Stehloves	odpov. projektant:	kontroloval:	vypracoval:
	Ing. Ondřej Perlinger	Ing. Jaroslav Kršňák	Ing. Libor Teplý
investor:	Obec Dřetovice, č. p. 2, 27342 Dřetovice		číslo výkresu: C.3.5 formát: A40x594
stavba:	ČOV, KANALIZACE A KANALIZAČNÍ PŘÍPOJKY - VEŘEJNÁ ČÁST PRO OBEC DŘETOVICE k.ú.: Dřetovice, okres: Kladno		datum: 04/2021 stupeň: DUR+DSP měřítko: 1:500 paré:
obsah:	SO 02 + SO 03 Koordinační situace 4		